



Lista de Materiais		
Aparelho		
Torneira de Pia de Cozinha 25mm - 3/4"		1 pç
Torneira de Tanque de Lavar 25mmx 3/4"		1 pç
Torneira de lavatório 25 mm - 1/2"		2 pç
Vaso Sanitário c/ cx. acoplada 1/2"		2 pç
PVC Acessórios		
Engate flexível plástico 1/2 - 30cm		4 pç
PVC misto soldável		
Joelho de redução soldável c/ rosca 25 mm - 1/2"		2 pç
PVC rígido soldável		
Adapt sold. c/ flange livre pl/ cx. d'água 25 mm - 3/4"		1 pç
Joelho 90° soldável 25 mm		12 pç
25 mm Tubos		53.46 m
Tê 90 soldável 25 mm		5 pç
PVC soldável azul c/ bucha latão		
Joelho 90° soldável com bucha de latão 25 mm - 3/4"		2 pç
Joelho de redução 90° soldável com bucha de latão 25 mm- 1/2"		2 pç


PLANTA BAIXA - LAY OUT
 ESCALA: 1:75

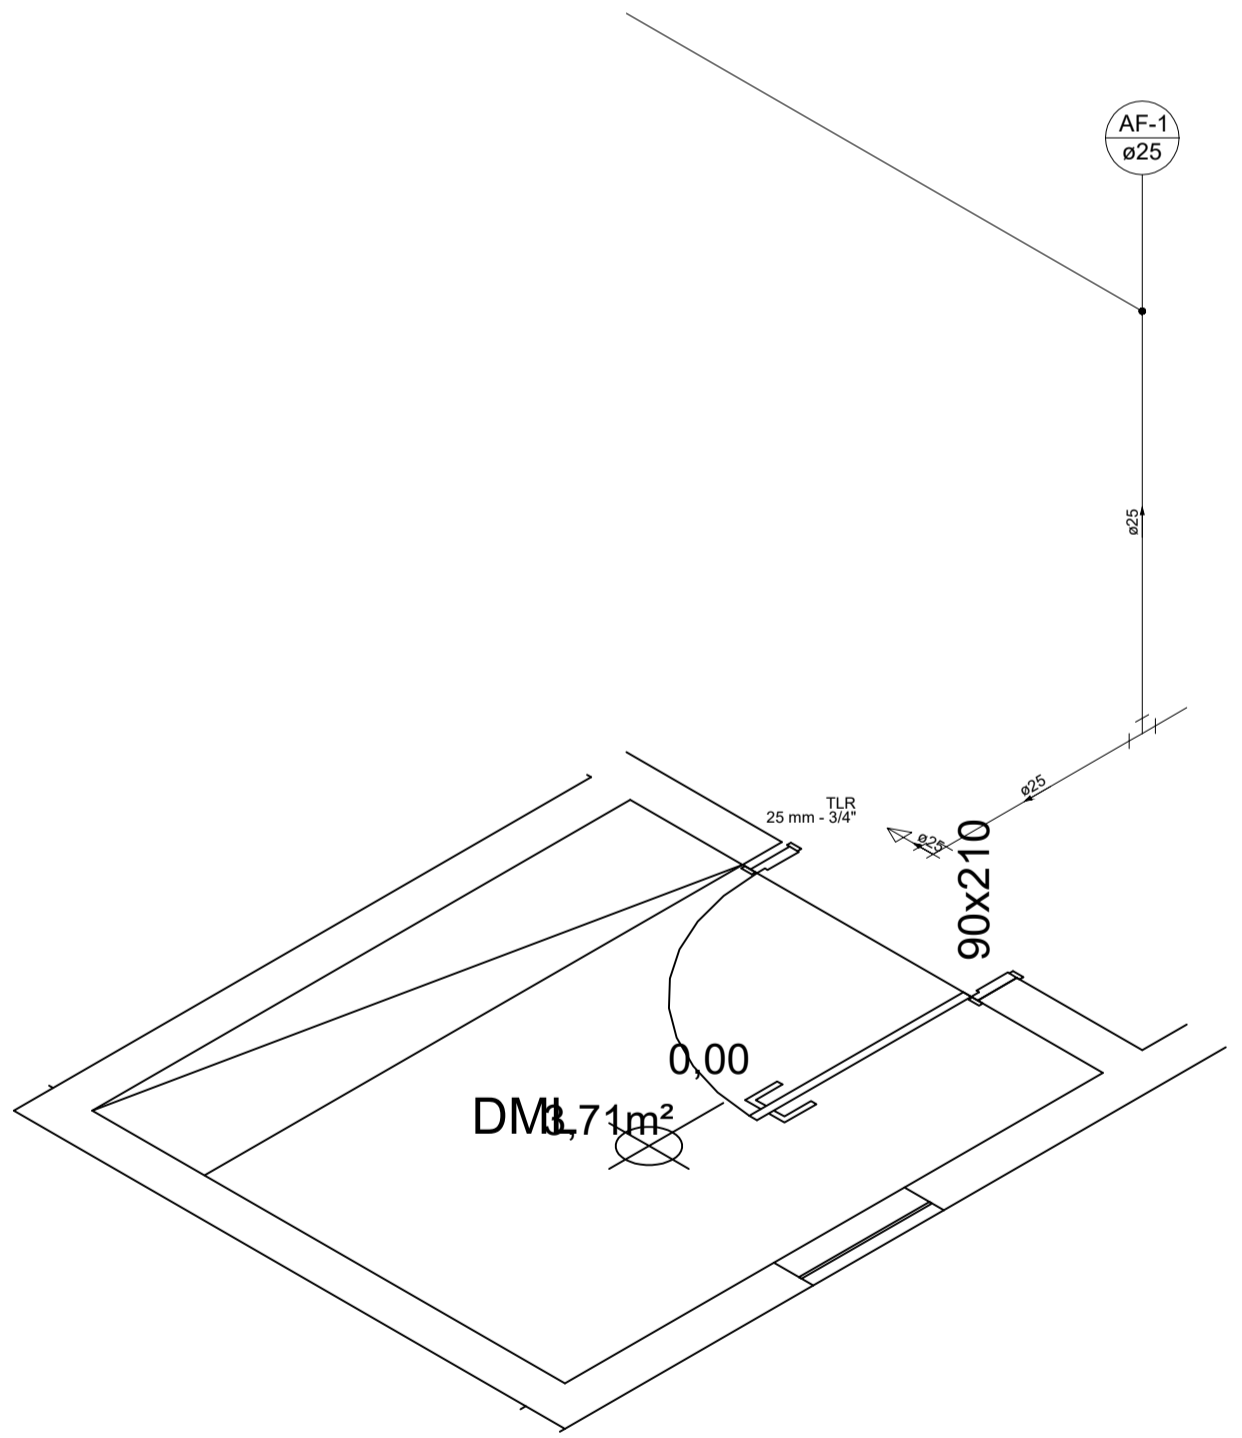

Detalhe H1
 Escala 1:25

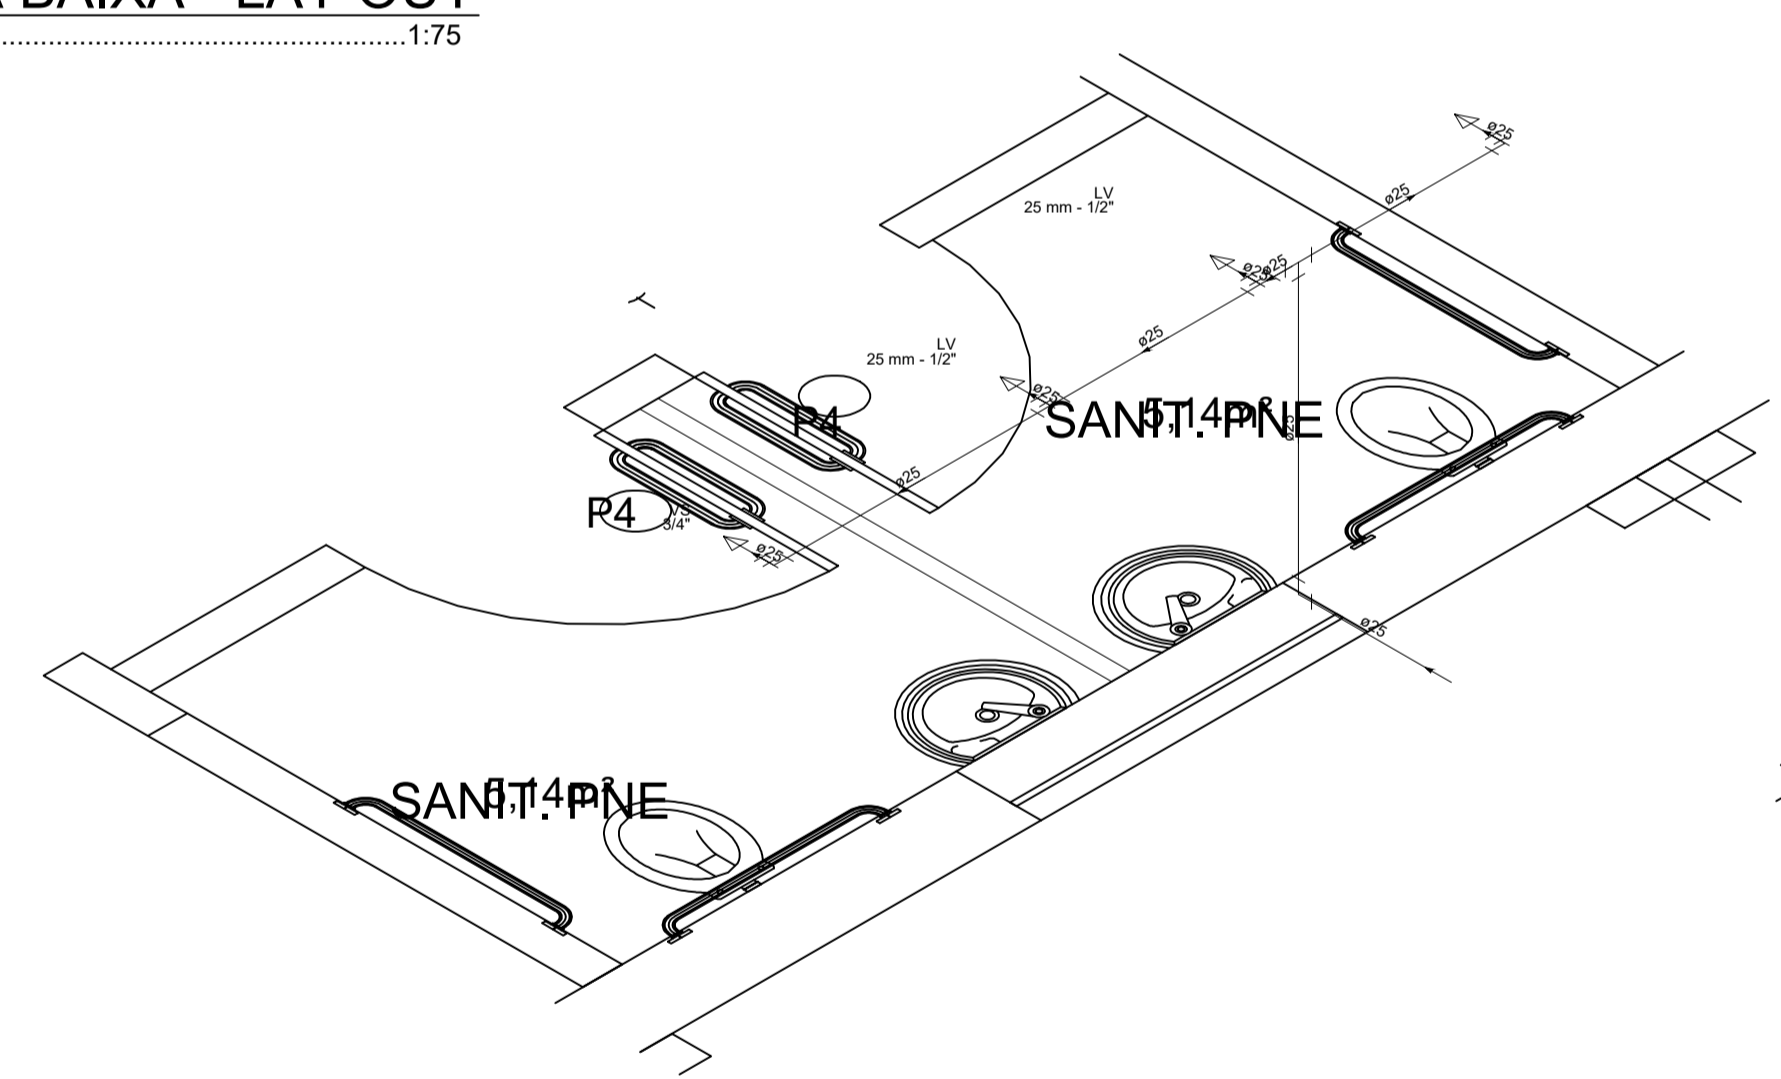

Detalhe H3
 Escala 1:25

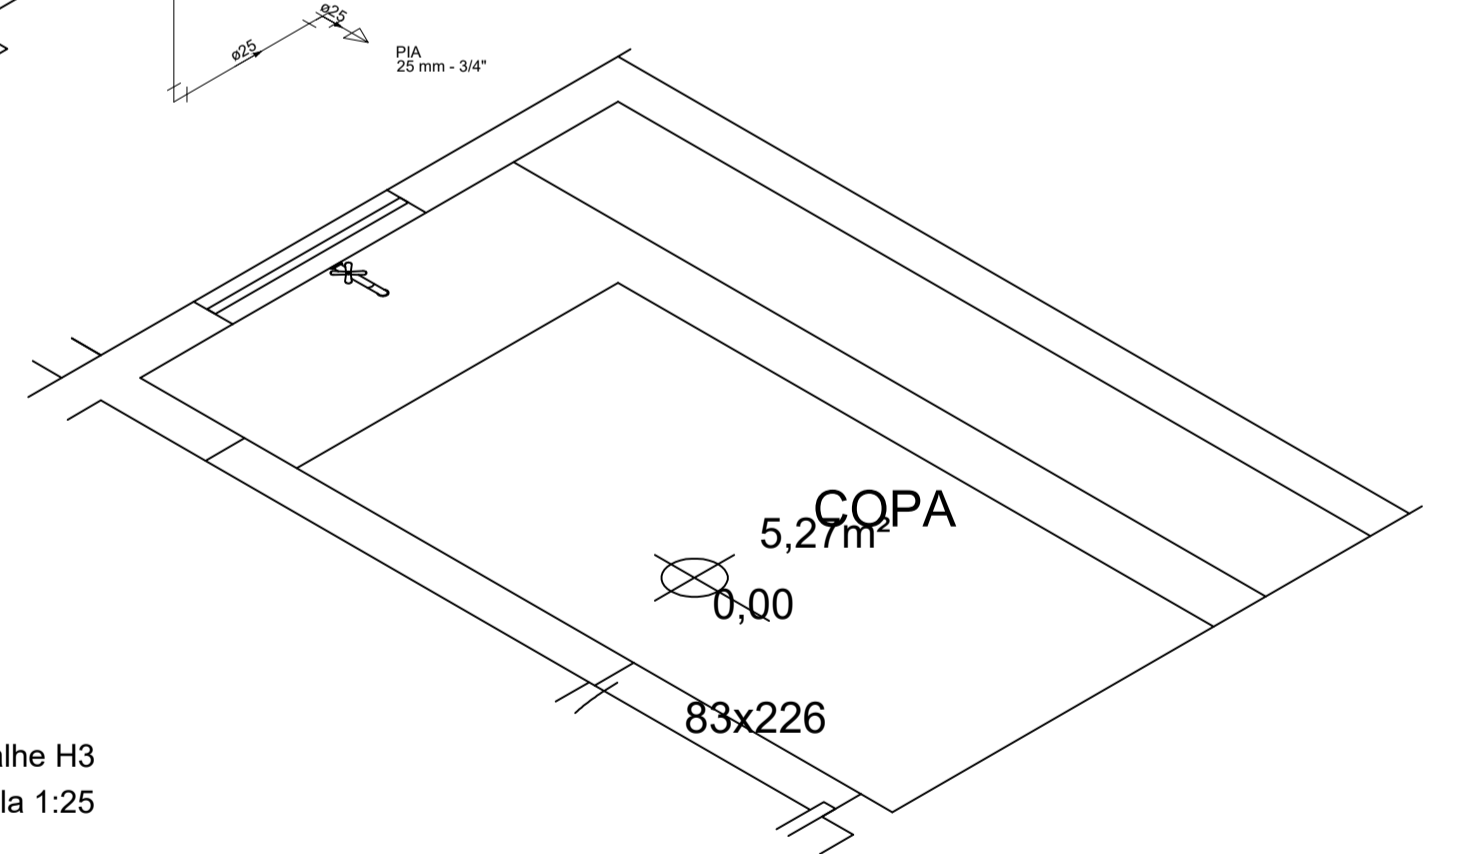

Detalhe H2
 Escala 1:25

Obras			
Reforma da Estação			
Rua Roberto H. dos Anjos			
Projeto	Proprietário		
Matheus Alves Duarte 188.265/D	Prefeitura Municipal de Monte Belo		
Projeto Hidráulico			Folha
Estação			1
Projeto Executivo, Detalhes e Lista de Materiais			Conj. / Conj.
			2 / 1
Data	Escala	Desenho	Revisor
nov/2019			