


PLANTA BAIXA - LAY OUT
 ESCALA:.....1:75

Lista de Materiais	
Caixas de Passagem	
Caixa de gordura PVC	
CG 30 cm	1 pç
Caixa de inspeção esgoto simples	
CE- 60x60 cm	1 pç
PVC Acessórios	
Caixa sifonada	
150x150x50	2 pç
Sifão de copo p/ pia e lavatório	
1" - 1.1/2"	2 pç
1" - 2"	2 pç
Válvula p/ lavatório e tanque	
1"	2 pç
Válvula p/ pia	
1"	2 pç
PVC Esgoto	
Cap	
100 mm	1 pç
Curva 90 curta	
100 mm	2 pç
40 mm	2 pç
Joelho 45	
40 mm	2 pç
50 mm	2 pç
Joelho 90	
100 mm	2 pç
50 mm	4 pç
Joelho 90 c/anel p/ esgoto secundário	
40 mm - 1.1/2"	2 pç
Junção simples	
100 mm - 50 mm	2 pç
Tubo rígido c/ ponta lisa	
100 mm - 4"	24.46 m
40 mm	2.01 m
50 mm - 2"	11.55 m
Tê sanitário	
100 mm - 100 mm	1 pç

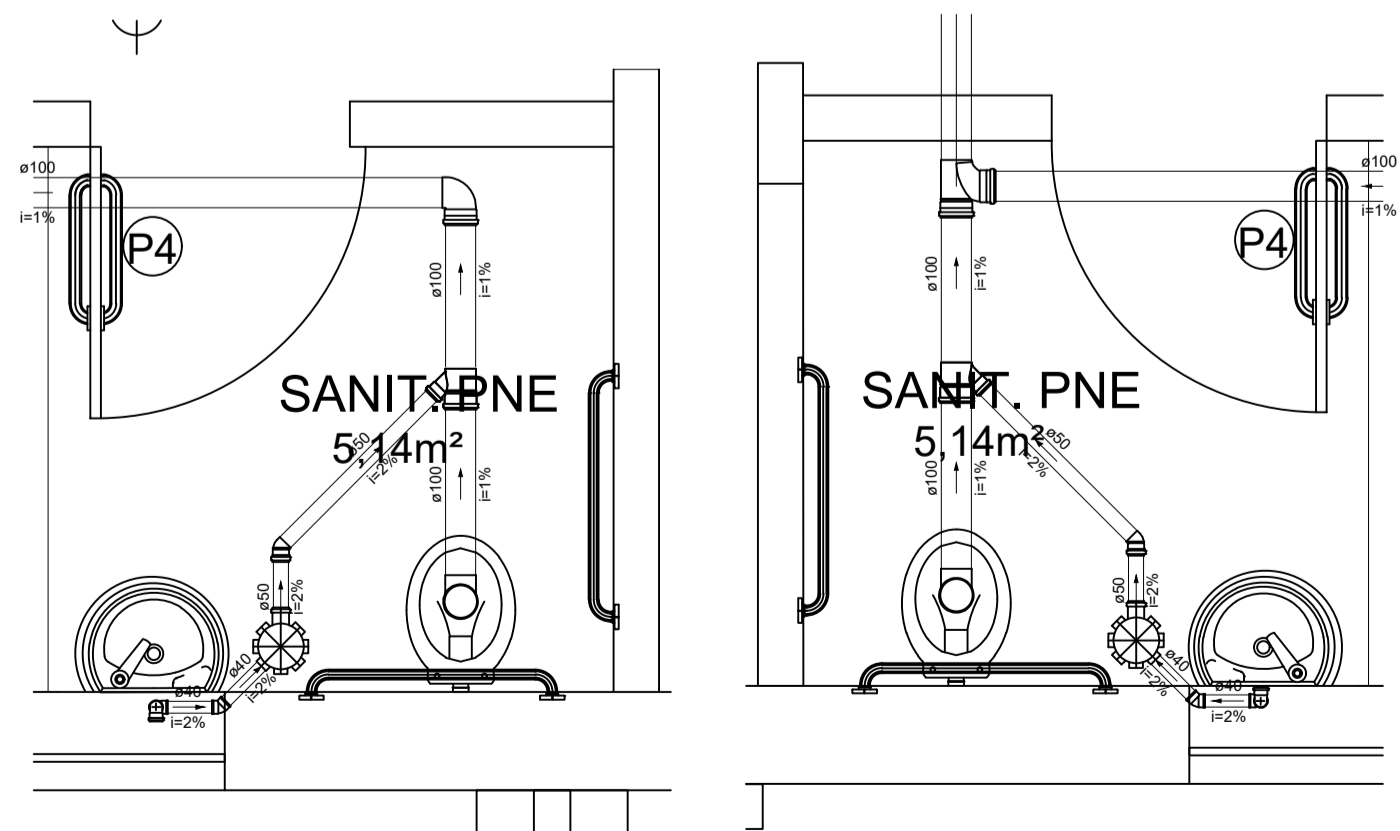

Detalhe S2
Escala 1:25

Detalhe S1
Escala 1:25

Obras Reforma da Estação Rua Roberto H. dos Anjos	
Projeto Melheus Alves Duarte 188.265/D	Proprietário Prefeitura Municipal de Monte Belo
Projeto Sanitário	
Descrição Estação Projeto Executivo, Detalhes e Lista de Materiais	
Data <>	Escala Escala
Desenho <>	Conferência Revisor
Conj. 3	Fla./Conj. 1